

NR	NAZWA POM.	POW. UŻYTKOWA
1.1	WC DAMSKIE	19.95 m <sup>2</sup>
1.2	WC MĘSKIE	19.51 m <sup>2</sup>
1.3	POM. SOCJAL./KIOSK	12.70 m <sup>2</sup>
	<b>POW. UŻYTKOWA</b>	<b>52.16 m<sup>2</sup></b>


POW. ZABUDOWY	70.70 m <sup>2</sup>
POW. UŻYTKOWA	<b>52.16 m<sup>2</sup></b>
POW. CAŁKOWITA	64.08 m <sup>2</sup>
KUBATURA	217.40 m <sup>3</sup>

WILLAARCH, Lidia Wilniewicz				
Ul. SŁONECZNA 5, 28-100 BUSKO-ZDRÓJ, Tel. 519 564 399				
INWESTOR: GMINA BUSKO-ZDRÓJ 28-100 BUSKO-ZDRÓJ UL. MICKIEWICZA 10	NR EWID. DZIŁ: 206/2, 206/1 BUSKO-ZDRÓJ	Imię i nazwisko mgr inż. arch. L. LORENS	Nr uprawnień SL-0486	Podpis
OBJEKT: TOALETA PUBLICZNA PRZY UL. KOPERNIKA		Projektant: RAFAŁ WILNIEWCZYC MAGDALENA OLEARCZYK	Opracował:	
TRESC RYSUNKU		Symbol opracowania:	Skala: 1:50	Rysunek Nr: <b>03</b>
Data: 02.2012				

**RZUT PARTERU  
RYSUNEK ZAMIENNY**

Suszarka do rąk 1800W BORA  
ze stali nierdzewnej polerowanej  
FANECO D1800SC-P

Umywalka ozdobna stojąca  
stożkowa ze stali nierdzewnej  
FANECO WB07A

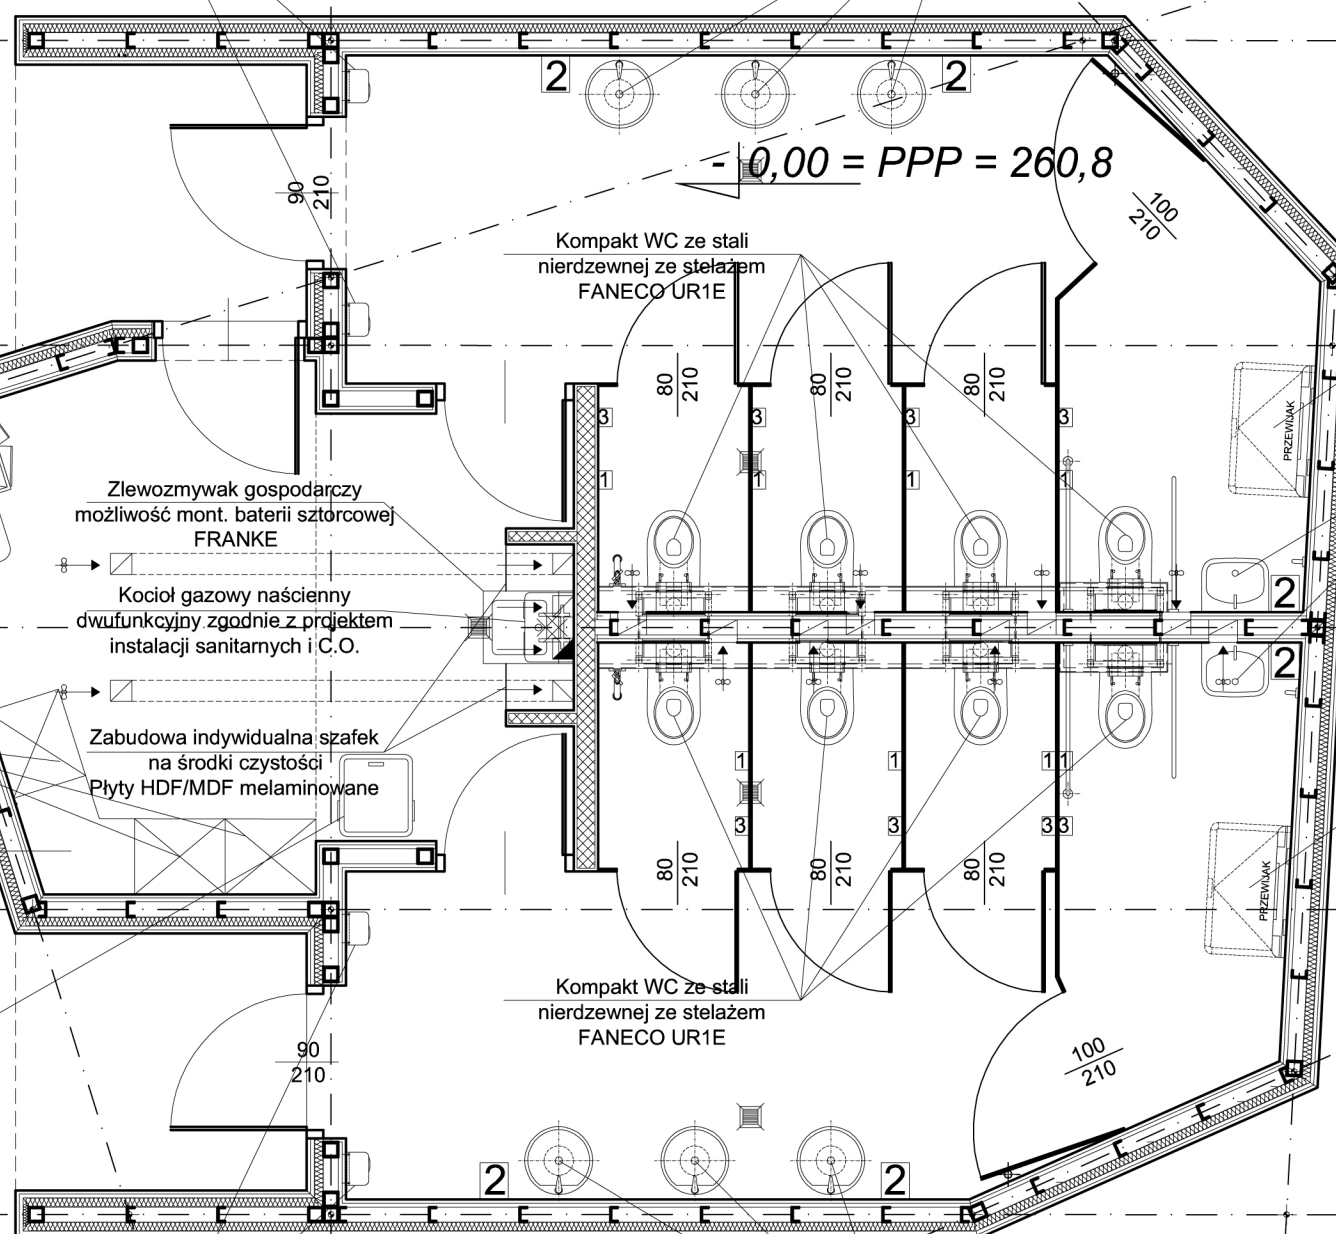

Szafka ubraniowa podwójna  
zamykana  
600/600/1800

Krzesło tapicerowane  
ze stelażem metalowy  
450/450/850

Regał zamykany na środki  
czystości  
500/600/1800

Regał otwarty na środki  
czystości  
uzupełniający

Ruchomy pojemnik 2-kołowy  
zgodny z EN 840  
120 litrów

Zlewozmywak gospodarczy  
możliwość mont. baterii sztorcowej  
FRANKE

Kocioł gazowy naścienny  
dwufunkcyjny zgodnie z projektem  
instalacji sanitarnych i C.O.

Zabudowa indywidualna szafek  
na środki czystości  
Płyty HDF/MDF melaminowane

Kompakt WC ze stali  
nierdzewnej ze stelażem  
FANECO UR1E

Kompakt WC ze stali  
nierdzewnej ze stelażem  
FANECO UR1E

Stanowisko do przewijania dzieci  
i niemowląt składane poziome  
FANECO SBCTH

Umywalka ze stali nierdzewnej  
FANECO WB15

Stanowisko do przewijania dzieci  
i niemowląt składane poziome  
FANECO SBCTH

1 Naścienny pojemnik na papier  
toaletowy podwójny SN M  
FANECO SHB2S

2 Kosz naścienny na odpady  
higieniczne 5l SN M  
FANECO SPH

3 Wieszak łazienkowy  
podwójny SN M  
FANECO SHI2S

Suszarka do rąk 1800W BORA  
ze stali nierdzewnej polerowanej  
FANECO D1800SC-P

Umywalka ozdobna stojąca  
stożkowa ze stali nierdzewnej  
FANECO WB07A

NR	NAZWA POM.	POW. UŻYTKOWA
1.1	WC DAMSKIE	19.95 m <sup>2</sup>
1.2	WC MĘSKIE	19.51 m <sup>2</sup>
1.3	POM. SOCJAL./KIOSK	12.70 m <sup>2</sup>
	<b>POW. UŻYTKOWA</b>	<b>52.16 m<sup>2</sup></b>

POW. ZABUDOWY	70.70 m <sup>2</sup>
POW. UŻYTKOWA	<b>52.16 m<sup>2</sup></b>
POW. CAŁKOWITA	64.08 m <sup>2</sup>
KUBATURA	217.40 m <sup>3</sup>

WILLAARCH, Lidia Wilniewicz					
Ul. SŁONECZNA 5, 28-100 BUSKO-ZDRÓJ, Tel. 519 564 399					
INWESTOR: GMINA BUSKO-ZDRÓJ 28-100 BUSKO-ZDRÓJ UL. MICKIEWICZA 10	NR EWL. DZIŁ: 206/2, 206/1 BUSKO-ZDRÓJ	Imię / nazwisko mgr inż. arch. L. LORENS	Nr uprawnień SL-0486	Podpis	
Projektant: RAFAŁ WILNIEWCZYC MAGDALENA OLEARCZYK	Opracował: MAGDALENA OLEARCZYK	Projekt Nr:	Branda: architektura	Faza opracowania Projekt budowlany	
OBIEKT: TOALETA PUBLICZNA PRZY UL. KOPERNIKA	TRESC RYSUNKU RZUT PARTERU TECHNOLOGIA RYSUNEK ZAMIENNY	Symbol opracowania: Data: 02.2012	Skala: 1:50	Rysunek Nr: <b>04</b>	